


NR	POMIESZCZENIE	POW. U. m2
0.01	HALA KOTŁÓW	46,40
0.02	KOMUNIKACJA	12,03
0.03	POM. TECHNICZNE	12,76
0.04	KOMUNIKACJA	6,85
0.05	POMPOWNIĄ	20,44
0.06	WĘZEL SANITARNY	7,92
0.07	POKÓJ PALACZA	5,46
0.08	HYDROFORNIA	10,63
0.09	KOMUNIKACJA	10,09
0.10	KOMUNIKACJA	9,35
0.11	POM. KONSERWATORA	7,50
0.12	MAGAZYN PALIWA	42,35
R A Z E M :		191,78

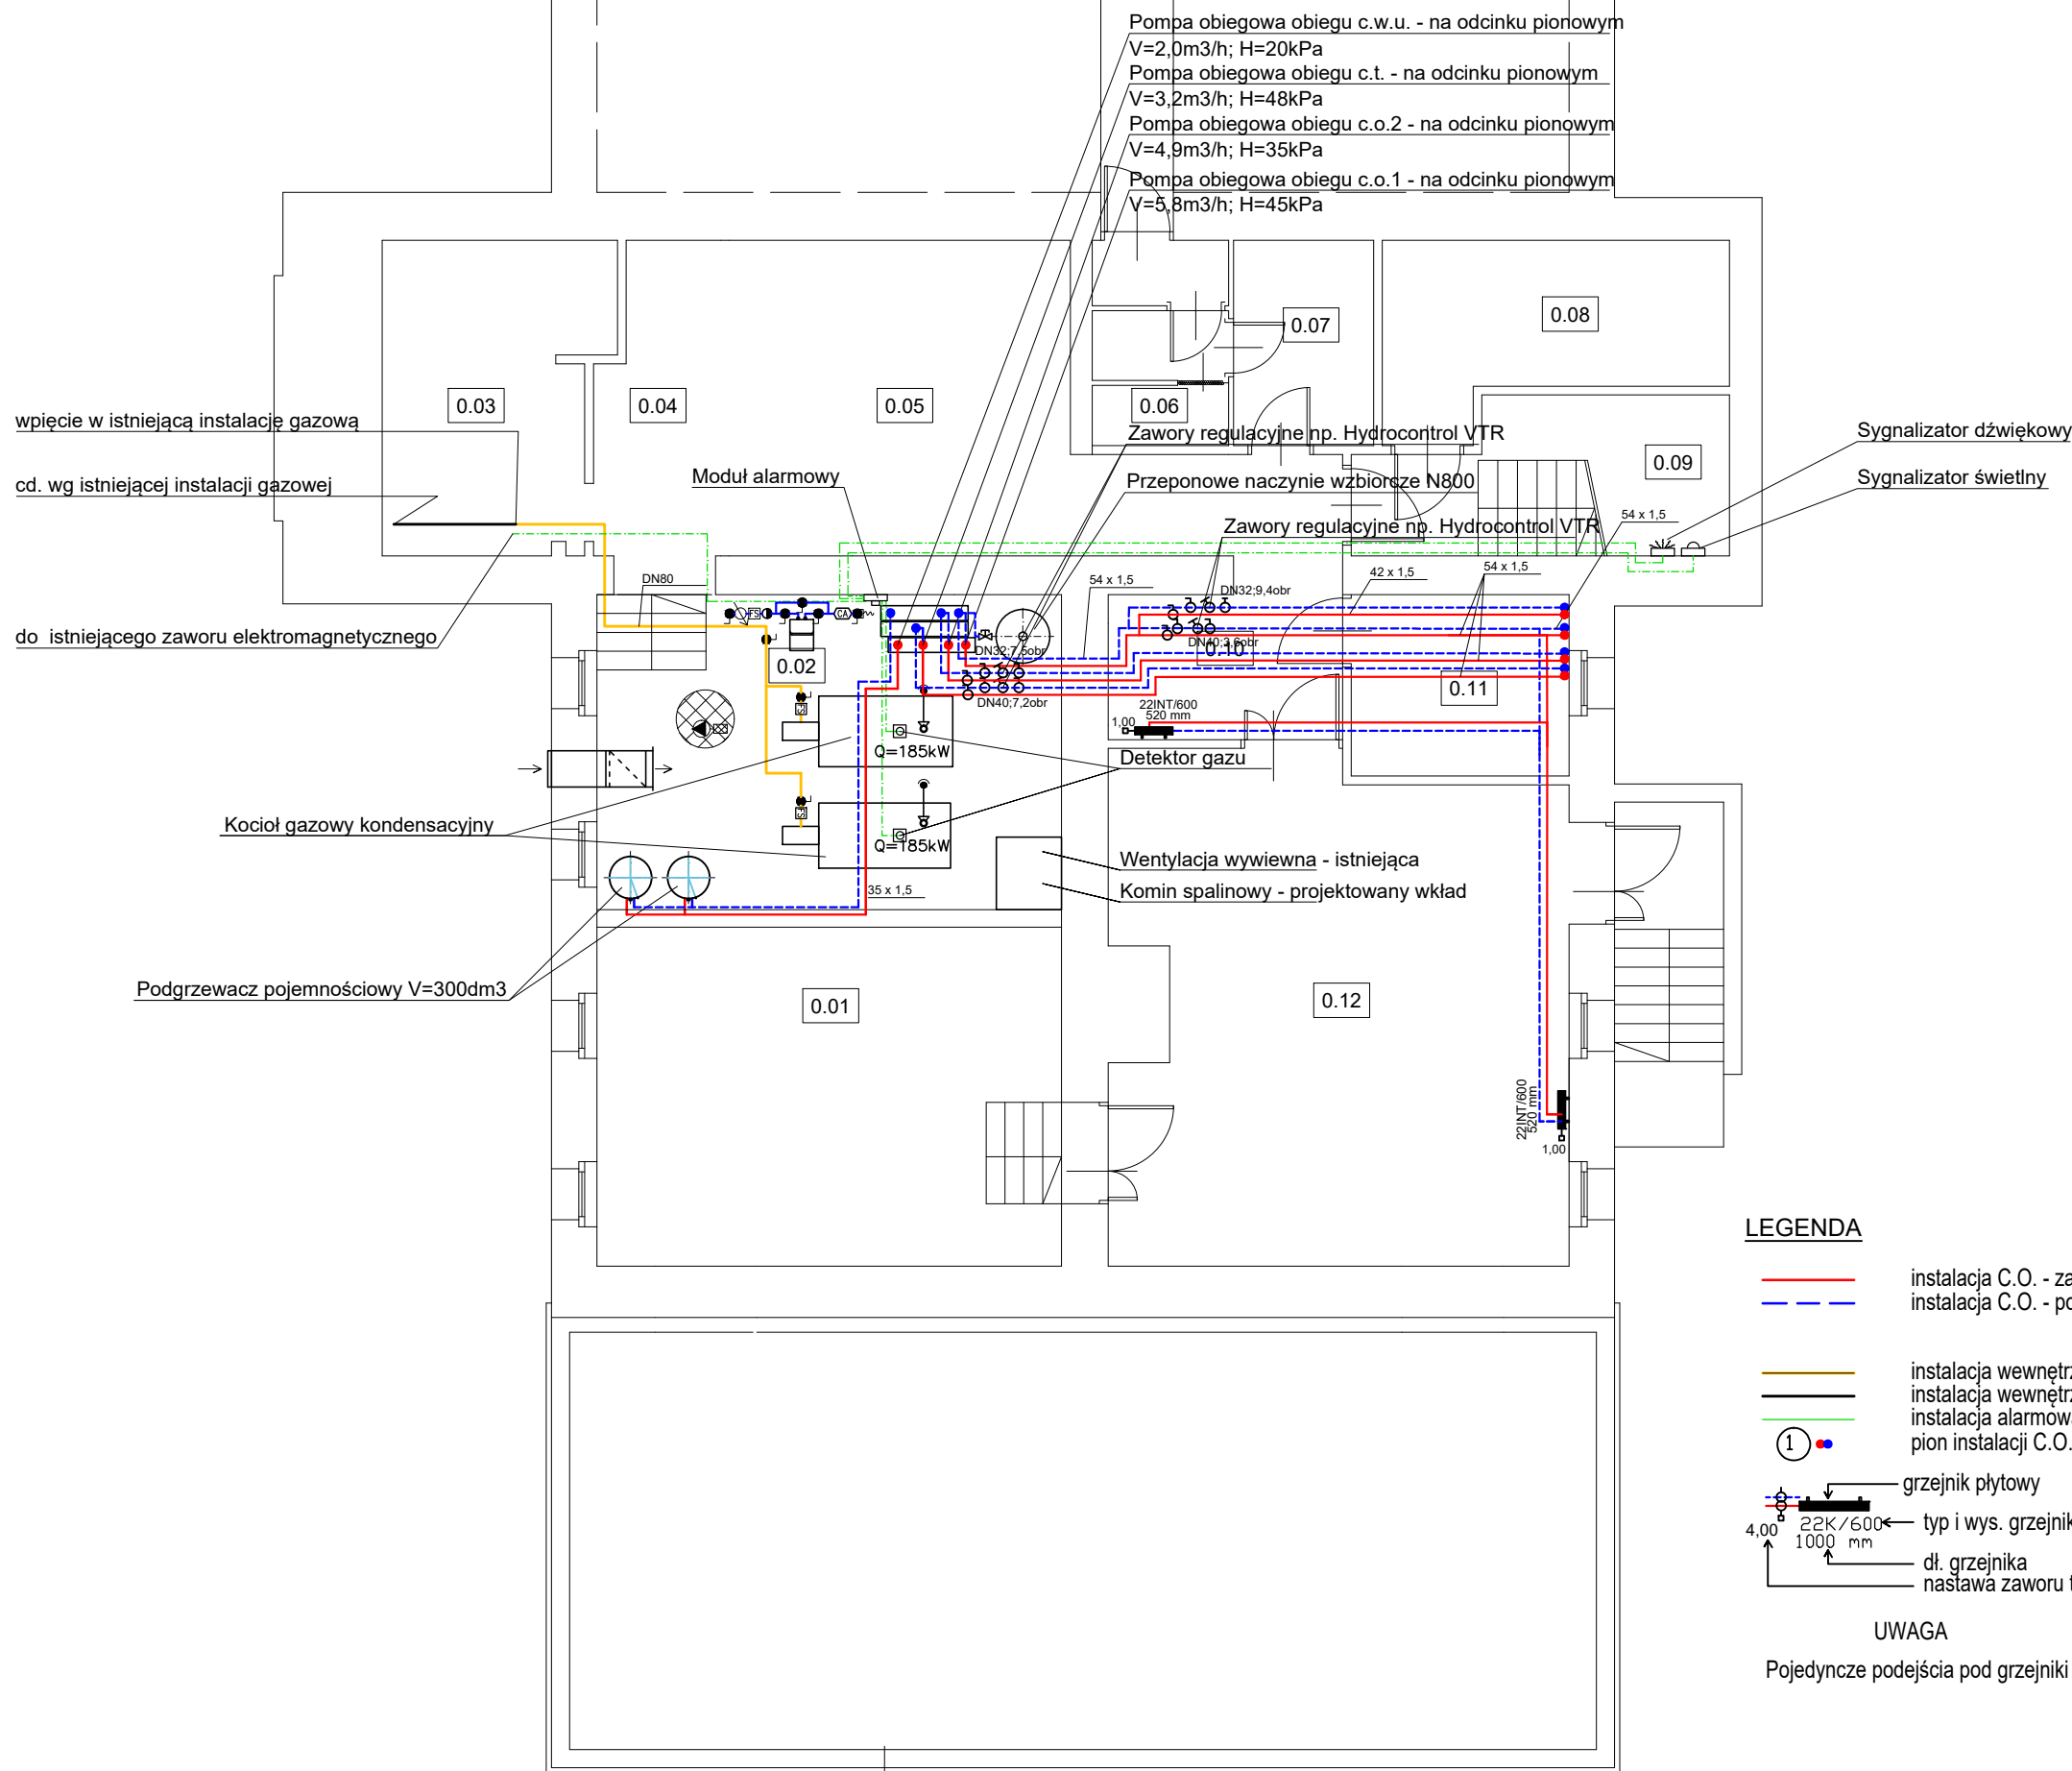

#### LEGENDA

- instalacja C.O. - zasilanie
- instalacja C.O. - powrót
- instalacja wewnętrzna gazu - projektowana
- instalacja wewnętrzna gazu - istniejąca
- instalacja alarmowa
- pion instalacji C.O.
- grzejnik płytowy
- 22K/600 typ i wys. grzejnika
- 1000 mm dł. grzejnika
- nastawa zaworu termostatycznego

#### UWAGA

Pojedyncze podejścia pod grzejniki Ø15

TEMAT:  
TERMOMODERNIZACJA OBIEKTÓW  
SZKOŁY PODSTAWOWEJ NR 4  
WRAZ Z SALĄ GIMNASTYCZNĄ

SPECJALNOŚĆ  
SPECJALNOŚĆ: INSTALACYJNA W ZAKRESIE SIECI,  
INSTALACJI I URZĄDZEŃ CIEPLNYCH, WENTYLACYJNYCH,  
GAZOWYCH, WODOCIĄGOWYCH I KANALIZACYJNYCH

ADRES:  
BIELAWA, UL. WARYŃSKIEGO 50  
DZ. NR 1049, 1050 O/FABRYCZNA

INWESTOR :  
GMINA BIELAWA  
58-260 BIELAWA, PLAC WOLNOŚCI 1

**B | O** Biuro Obsługi  
**B** Budownictwa  
Krzysztof Bednarczyk  
58-200 Dzierżoniów  
ul. Brzozowa 10

ZESPÓŁ PROJEKTOWY:

PROJEKTANT INSTALACJI SANITARNYCH :  
ANDRZEJ BOBIŃSKI  
NR UPRAWNIENI: 256/DOŚ/08

SPRAWDZAJĄCY INSTALACJI SANITARNYCH :  
PIOTR FURTAK  
NR UPRAWNIENI: 331/DOŚ/12

TYTUŁ RYSUNKU :  
INSTALACJA GRZEWCZA I GAZOWA  
RZUT PIWNIC

DATA : GRUDZIEŃ 2017 r.

SKALA : 1:100

NR RYSUNKU

**S-01**